


LEGENDA

- Kanał nawiewny
- Kanał wywiewny
- Kanał czerpny
- Kanał wyrzutowy
- $120 \text{ m}^3/\text{h}$
 \uparrow
 $\text{Ø}100$
 200×150 Wymiar kanału
- \leftarrow ● \rightarrow Zawór nawiewny
- \leftarrow ● \rightarrow Zawór wyciągowy

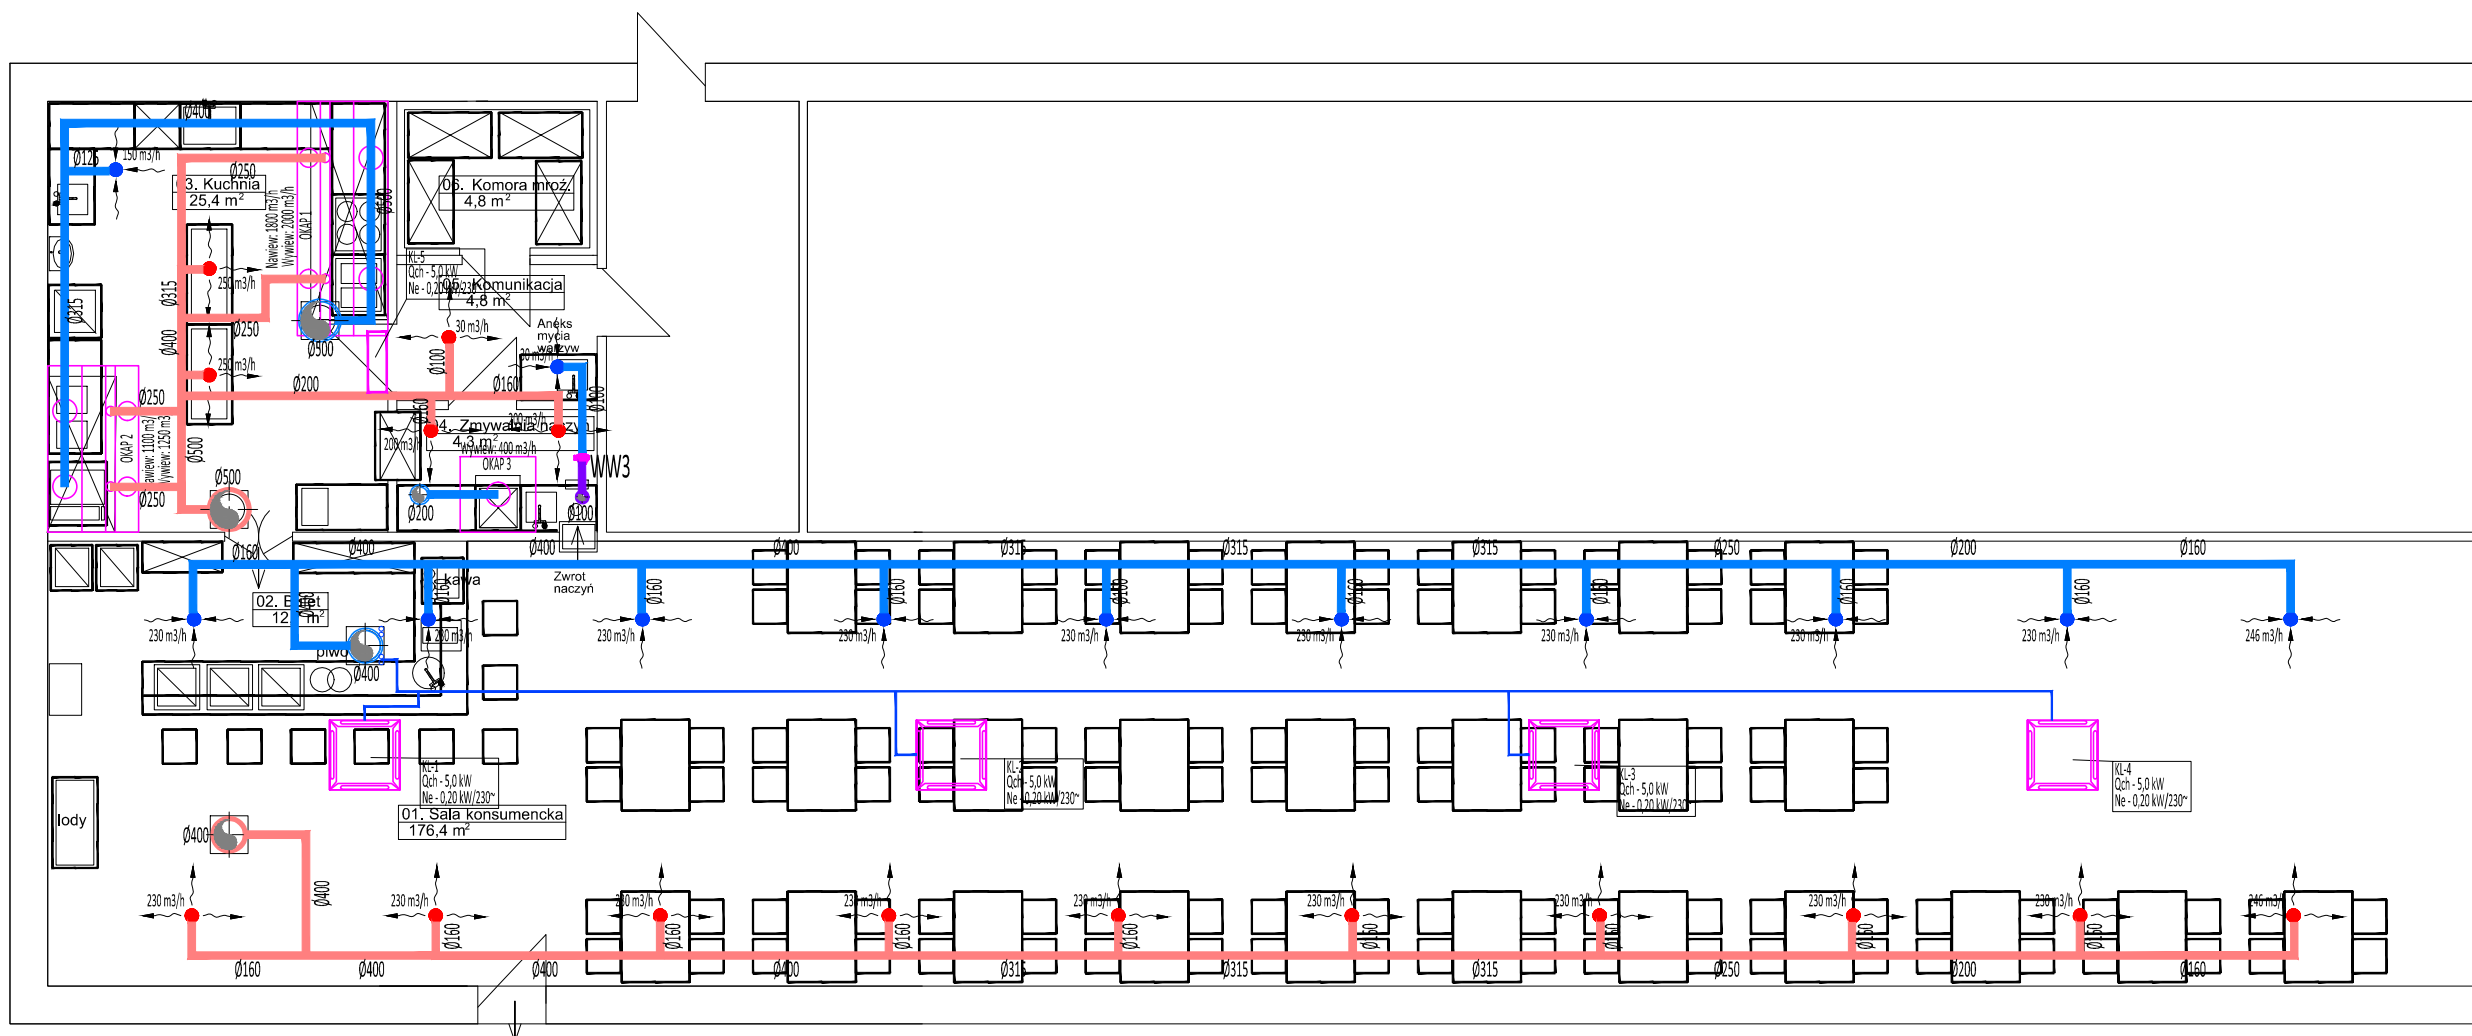

Opracowanie PROJEKT WYKONAWCZY		Branża SANITARNA
Inwestor ---		
Nazwa projektu PROJEKT INSTALACJI WENTYLACJI I KLIMATYZACJI		
Nazwa rysunku: RZUT PARTERU - INSTALACJA WENTYLACJI I KLIMATYZACJI		
Nr rys.: W1	Skala 1:100	Data 07.2019
PROJEKTANT:	Nr uprawn.	Podpis